


PLANTA BAIXA- ELÉTRICA
ESC. 1:100

Simbologia das instalações elétricas

DESIGNAÇÃO	USUAL	ABNT	DESIGNAÇÃO	USUAL	ABNT
PONTO DE LUZ LED	no teto	○	Tomada para rádio e TV	⊖	⊖
	na parede	○	Caixa de passagem	⊞	⊞
	não embutido	□	Quadro parcial de luz ou força	⊞	⊞
	embutido	□	Quadro geral de luz ou força não embutido	⊞	⊞
Círculo que sobe		↗	Quadro geral de luz ou força embutido	⊞	⊞
Círculo que desce		↘	Caixa de telefone	⊞	⊞
Círculo que passa		↔	Eletroduto no teto ou na parede	—○—	—○—
Tomada de luz na parede	Baixa	⊖	Eletroduto no piso	—○—	—○—
	Medo alta	⊖	Tubulação para telefone externo	—○—	—○—
	Alta	⊖	Tubulação para telefone interno	—○—	—○—
Tomada	na parede	⊖	Condutores de fase, neutro, retorno e terra em eletroduto	—○—	—○—
Interruptor paralelo		○	Botão de minuteria	○	Ⓜ
Interruptor de 1 seção		S			
Interruptor de 2 seções		SS			
Interruptor de 3 seções		SSS			

Assunto: **PROJETO PLANTA BAIXA** Folha **3/4**

OBRA: **REFORMA NA SECRETARIA DA EDUCAÇÃO (2 PRÉDIOS)**
 PROPONENTE: **PREFEITURA DO MUNICÍPIO DE ANGATUBA**
 LOCALIZAÇÃO: **RUA ANTÔNIO BENTO RODRIGUES, Nº 1.561, CENTRO - ANGATUBA/SP**
 ESCALA: **1:100** DATA: **SET/2022**

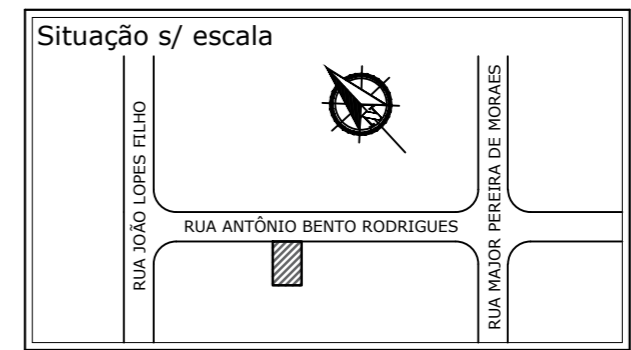

Declaração/Assinaturas

Áreas
 Área a reformar prédio I: 237,54 m²
 Área a reformar prédio II: 132,27 m²
 Área total a reformar:.....: 369,81 m²

PREFEITURA DO MUNICÍPIO DE ANGATUBA
 RUA JOÃO LOPES FILHO, 120 - CENTRO - ANGATUBA/SP - CNPJ Nº 46.634.234/0001-91

Espaço reservado para aprovações